


**POSITION**

Stromanschluss  
CEE  
32

DMX  
freie DMX Linien!

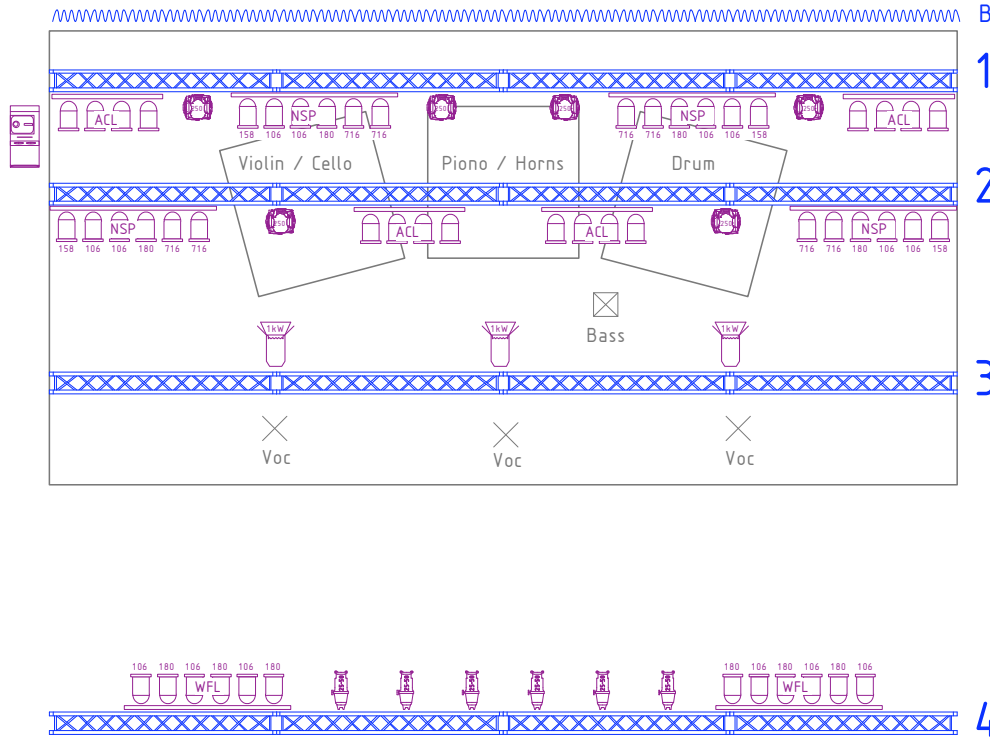

Backdrop 0.1

1

2

3

4

	4	Par64 ACL 4-Bar
	4	Par64 6-Bar, 6kW, NSP
	2	Par64 6-Bar, 6kW, WFL
	6	Movinglight
	6	Profiler ETC
	3	Fresnel Arri
	1	Hazer

Projekt: <b>Dada ante Portas</b>		Projektleiter: Christian Jöller	Gezeichnet: luc	Datum: 22.01.2010
Plan N°: 1.1	Planbez.: Grundriss Stageplan Licht	Tel.: - Mobil: +41 76 346 56 63 Email: christian@designlight.ch Auftrags N°:	Revisionen: Datum: Änderungen: Visum:	
Kunde: Dada ante Portas		Datum Anlass:		
<b>DESIGNLIGHT</b>		Massstab: 1:100	Format: A4	Alle Masse sind vom Unternehmer auf ihre Richtigkeit zu überprüfen. Unstimmigkeiten sind dem Verfasser umgehend mitzuteilen. Jegliche Haftung bezüglich Folgeschäden aus Massunstimmigkeiten werden abgelehnt.
Designlight GmbH Badenerstrasse 701 CH-8048 Zürich				

## **Licht-Rider Dada Ante Portas Clubtour Frühling 2010**

### **Backlight:**

**24 KW Par 64 CP60 oder CP61 auf der Bühne.**

**2 ACL Sets.**

**4 bis 6 Spot - Movinglights an der Traverse. Movinglights der Raumgrösse angepasst. (Wenn statt Spot-Washlights vorhanden sind bitte kurz angeben)**

**Einen Hazer.**

**Aufhängung für Backtrop. ( ca. 50Kg )**

### **Frontlicht:**

**12KW Par 64 CP62 oder CP61**

**6 Profilscheinwerfer Einzelkanäle**

**3 Fresnel (oder PC) 1 KW, inkl. Torblenden, auf Einzelkanäle**

### **Farbfilter:**

**LEE Blau 716 oder 120**

**Rot 106 oder 164**

**Amber 158,105 oder 135**

**Lavendel 180 oder 053**

### **Strom:**

**Wir benötigen für unsere Anlage einen CEE 32 Stromanschluss.**

### **Regie:**

**Der Lichtregie-platz ist in der Front der Bühne. Neben oder bei der Audioregie. (Nicht Irgendwo im Raum!!) benötigter Platz 1 x 2m.**

**Wir brauchen für unser Licht eine zusätzliche und komplett freie DMX-Linie von der Regie zur Bühne.**

### **Personal:**

**Ein Haustechniker, der mit der Hauslichtanlage vertraut ist, muss von Get In bis Schluss Load Out da sein und uns auch bei unseren Arbeiten unterstützen.**

### **Info:**

**Bei Ankunft wäre es Super wenn die Farbfilter gemäss Plan schon eingesetzt wären.**

**Bei Fragen bitte melden.**

### **Kontakt:**

**Designlight GmbH**

**Christian Joller**

**076 346 56 63**

**christian@designlight.ch**